


Dobra (Szczecińska)

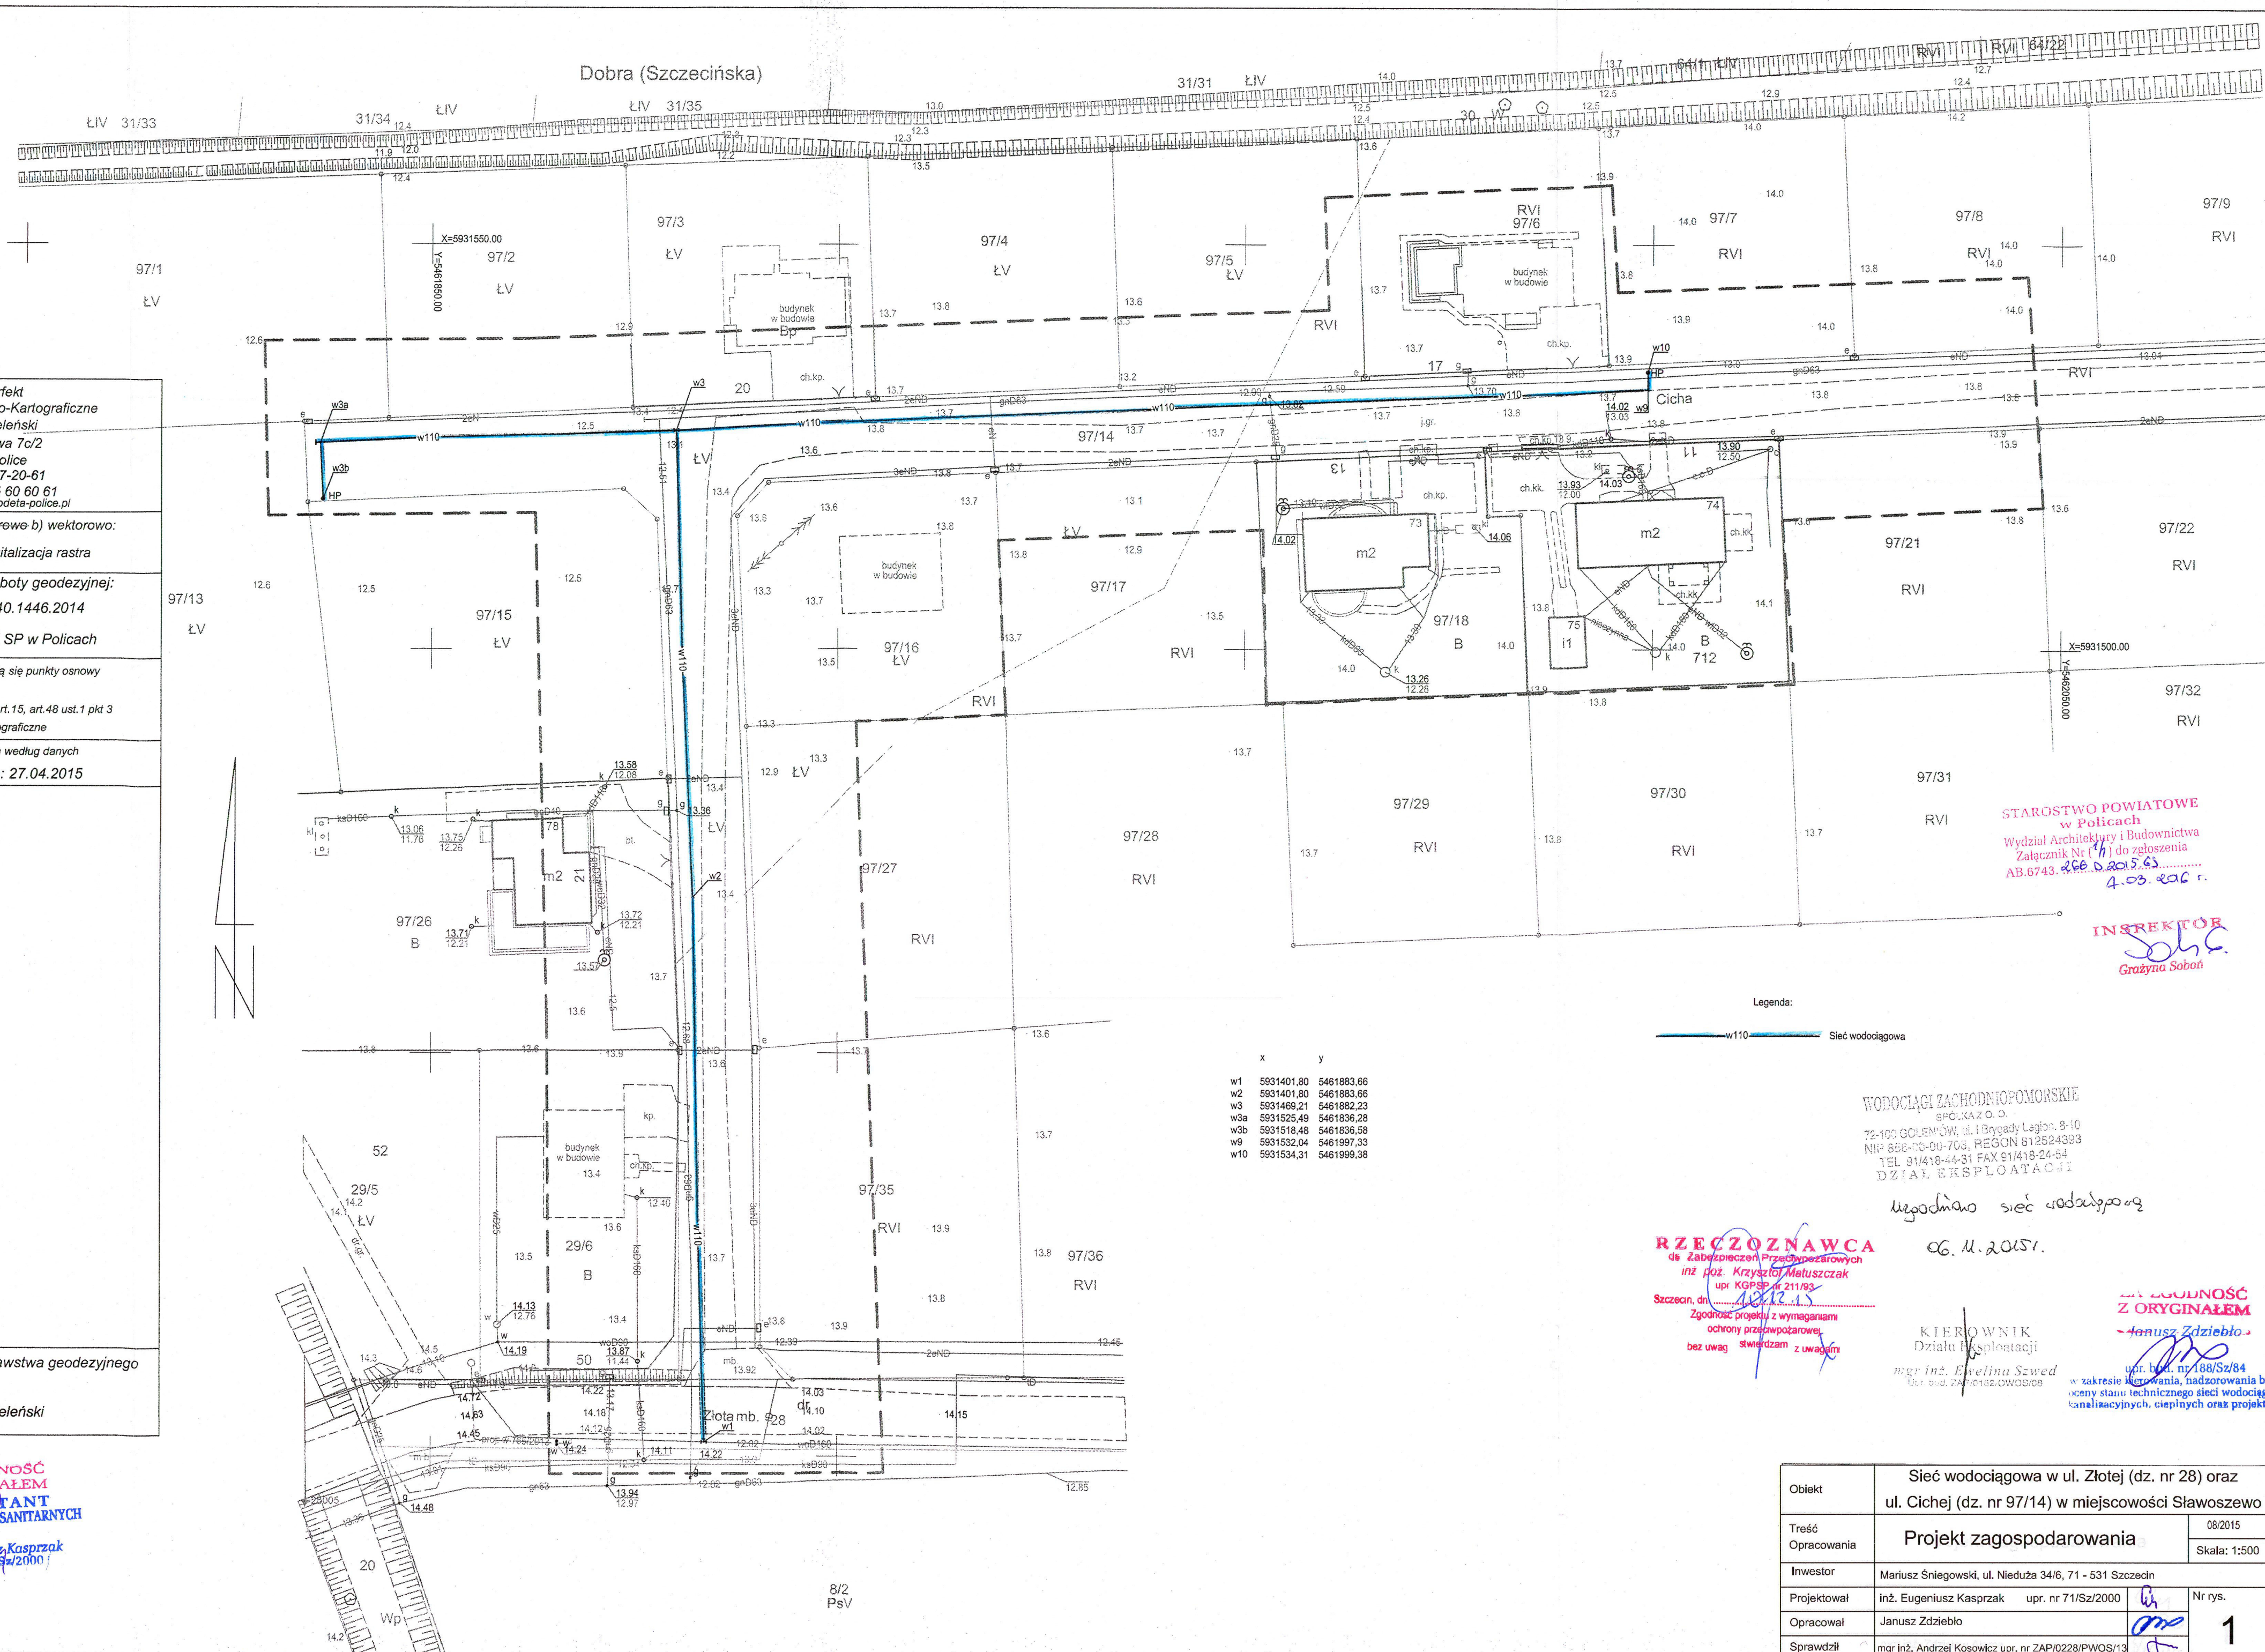

OBIEKT: 97/14, 28, 29/6, 97/36, 97/26, 97/27, 97/15, 97/16, 97/17, 97/2, 97/3, 97/4, 97/5, 97/6, 97/7, 97/8, 97/21, 97/18, 712

Obwód: Sławoszewo
Gmina: 321101_2 Dobra
Powiat: 3211 Policki
Województwo: 32 Zachodniopomorskie

SKALA: 1:500
Układ współrzędnych: 2000 s. 5 PUWG 2000
Układ odniesienia wysokości: Kronstadt 86

Kierownik roboty:
 mgr inż. Michał Gniewosz
 upr. Nr. 12920

Mapę do celów projektowych sporządzono przy wykorzystaniu:
 1. Mapy zasadniczej w skali 1:500 sekcje: 5.202.16.17.1.3, 5.202.16.17.3.1, 5.202.16.17.1.4, 5.202.16.17.3.2
 2. Danych branżowych części uzbrojenia podziemnego
 3. Pomiaru zieleni i wysokiej i pomników przyrody oraz pomiaru innych obiektów wskazanych przez projektanta
 4. Opracowanych geodezyjnie elementów planu zagospodarowania przestrzennego (linie rozgraniczające, linie regulacyjne, osie ulic)

Na mapie do celów projektowych wykazano następujące uzgodnione przez ZUDP projekty sieci uzbrojenia terenu:
 1. 7652013 - proj. w

Informacje dodatkowe
 1. ———— zakres opracowania
 2. Redakcja znaków zgodna z Rozporządzeniem MAIC z dnia 12.02.2013r. (Dz. U. 2013 nr 0 poz. 383)
 3. Mapa nadaje się do celów projektowych w zakresie pomiaru.
 4. Stopień kartometryczności mapy do celów projektowych jest zgodny z Rozporządzeniem MSWiA z dnia 9.11.2011 r. (Dz. U. 2011 nr 263 poz. 1572)
 5. Wszystkie linie i punkty budowlane podlegają wytyczeniu przez jednostkę wykonawstwa geodezyjnego.
 6. Nie wyklucza się istnienia w terenie również uzbrojenia, o którym brak było informacji branżowych i nie zostały odnotowane w czasie inwentaryzacji geodezyjnej.
 7. Mapa zgodna/niezgodna z przepisami §79 ust.5 rozporządzenia MSWiA z dnia 9.11.2011r. (Dz. U. 2011 nr 263 poz. 1572) - nadaje się /nie nadaje się do projektowania budynków w odległości mniejszej niż 4,0 m od granicy nieruchomości.
 8. Nie wykonano czynności określonych w §80 ust. 4 rozporządzenia MSWiA z dnia 9.11.2011 r. (Dz. U. Nr 263, poz. 1572)
 9. Udostępnianie i rozpowszechnianie otrzymanych materiałów jest zabronione: art. 18 Ustawy Prawo Geodezyjne i Kartograficzne (Dz. U. z 2010 r. nr 193, poz. 1287 ze zm.)
 10. Mapę do celów projektowych sporządzono przy wykorzystaniu arkuszy mapy zasadniczej w skali 1:500 w układzie "1965" +lokalnym m-Szczecin sekcje: 341.11.023.1, 341.113.023.2

Uzbrojenie podziemne opracowano na podstawie:
 1. Pośredniego ustalenia przebiegu aparaturą elektromagnetyczną - z literą A
 2. Bezpośrednich pomiarów powykonawczych - bez litery W
 W związku z tym w części 1 nie gwarantuje się kompletności, a dokładność położenia uzbrojenia na mapie może być niższa od dokładności kartometrycznej mapy

Aktualność mapy do celów projektowych na dzień:
 24.04.2015

GeoPerfekt
 Usługi Geodezyjno-Kartograficzne
 Daniel Jeleński
 ul. Piaskowa 7c/2
 72-010 Police
 NIP 851-287-20-61
 tel. kom. 865 60 60 61
 daniel.jeleński@geodeta-police.pl

Wykonano metodą: a)-rastrowe b) wektorowo:
 skanowanie, kalibracja, digitalizacja rastra

Wykonano w ramach roboty geodezyjnej:
 KERK: GK.6640.1446.2014
 Zgłoszonej w WGKIK SP w Policach

W zakresie opracowania znajdują się punkty osnowy geodezyjnej nr: brak
 podlegające ochronie na podst. art. 15, art. 48 ust. 1 pkt 3 ustawy Prawo geodezyjne i kartograficzne

Granice i nr działek ewidencyjnych według danych WGKIK SP w Policach, z dnia: 27.04.2015

Rejestracja:

Kierownik jednostki wykonawstwa geodezyjnego
 inż. Daniel Jeleński

ZA ZGODNOŚĆ Z ORYGINAŁEM PROJEKTANT INSTALACJI SIECI SANITARNYCH
 inż. Eugeniusz Kasprzak
 upr. nr 7179/2000

x	y
w1	5931401,80 5461893,66
w2	5931401,80 5461893,66
w3	5931469,21 5461882,23
w3a	5931525,49 5461836,28
w3b	5931518,48 5461836,58
w9	5931532,04 5461997,33
w10	5931534,31 5461999,38

STAROSTWO POWIATOWE w Policach
 Wydział Architektury i Budownictwa
 Załącznik Nr (11) do zgłoszenia
 AB.6743. 26.04.2015. 63.
 4.03.2015 r.

INSPEKTOR
 Grazyna Soból

WODOCIĄGI ZACHODNIOPOMORSKIE
 SPC. KAZ O. O.
 72-103 GOLEŃCÓW, ul. i Bogady Łagocin, 8-10
 NIP 886-03-00-703, REGON 812524393
 TEL 91/418-44-31 FAX 91/418-24-54
 DZIAŁ EKSPLOATACJI

uzgodniono sieć wodociągową
 06.04.2015 r.

RZECZOZNAWCA
 ds. Zabezpieczeń Przedsiębiorczych
 inż. inż. Krzysztof Matuszczak
 upr. KGPS nr 211/93
 Szczecin, dn. 06.04.15
 Zgodność projektu z wymaganiami ochrony przeciwpożarowej, bez uwag stwierdzam z uwagami

KIEROWNIK
 Działu Eksploatacji
 mgr inż. Ewelina Szwed
 Upr. bud. 2411212.0WOS/08

ZA ZGODNOŚĆ Z ORYGINAŁEM
 inż. Janusz Zdziebio

upr. bud. nr 188/Sz/84
 w zakresie: opracowania, nadzoru nad wykonaniem, oceny stanu technicznego sieci wodociągowej i instalacyjnych, ciepłych oraz projektów

Obiekt	Sieć wodociągowa w ul. Złotej (dz. nr 28) oraz ul. Cichej (dz. nr 97/14) w miejscowości Sławoszewo	
Treść Opracowania	Projekt zagospodarowania	08/2015
Investor	Mariusz Śniegowski, ul. Nieduża 34/6, 71 - 531 Szczecin	Skala: 1:500
Projektował	inż. Eugeniusz Kasprzak upr. nr 7179/2000	Nr rys.
Opracował	Janusz Zdziebio	1
Sprawdził	mgr inż. Andrzej Kosowicz upr. nr ZAP/0228/PWOS/13	