


<p><b>OBIEKT:</b> dz. nr 26, 8/26  <b>Osoba:</b> 0208 Kołczno  <b>Adres:</b> ul. Wąska 16  <b>Województwo:</b> 32 Zachodniopomorskie</p> <p><b>SKALA:</b> 1:500  <b>Układ współrzędnych:</b> PUWG 2000  <b>Układ odniesienia wysokości:</b> Kronstadt  <b>Kierownik:</b> Leszek Grych  <b>upr. nr:</b> 21515</p>	<p>"U Leszka"  L. Grych  ul. Wąska 16  71-415 Szczecin  tel. 0 91 422 88 35  501 104 945  <i>(jednostka wykonawcza geodezyjna)</i></p> <p>Wykonano metodą a) nastrow b) wielźtwow;  akanowanie, kalibracja, digitalizacja rastrow;  Wykonano w ramach roboty geodezyjnej:  GK.6640.782.2015  Zgłoszonej w WGKKiK SP w Policach</p>
<p>Mapę do celów projektowych sporządzono przy wykorzystaniu:  1. Mapy zasadowej w skali 1:500 sekcje:  5.200.15.15.3.4, 4.3, 5.200.15.20.1.2, 2.1  2. Danych branżowych odczytanych z planu podziemia;  3. Planów obiektów i pomiarów przyrodniczych z pomiarów  przychodzących wskazanych przez projektanta  4. Obliczonych geodezyjnie elementów planu zagospodarowania  przeznaczonego (linie rozgraniczające, linie regulacyjne, ciekł. ulic)</p> <p>Na mapie do celów projektowych wykazano następujące  uzgodnione przez ZUDP projekty sieci uzbrojenia terenu:  1. ZUDP 704/14 proj. w. K  2. ZUDP 170/15 proj. o  3. ZUDP 230/15 proj. o</p>	<p>W zakresie opracowania znajdują się punkty osnowy  geodezyjnej nr: Brak  podlegające ochronie na podstawie 15, art. 48 ust. 1 pkt 9  ustawy Prawo Geodezyjne i Kartograficzne</p> <p>Granica nr działek ewidencyjnych według danych  WGKKiK SP w Policach z dnia 14.05.2015r.</p> <p>Rejestracja:</p>
<p><b>Informacje dodatkowe</b></p> <ol style="list-style-type: none"> <li>..... zabrania opracowania</li> <li>..... z dnia 12.02.2013r. (Dz. U. 2013 nr 0, poz. 383)</li> <li>..... z dnia 11.11.2011r. (Dz. U. 2011 nr 263, poz. 1972)</li> <li>..... z dnia 11.11.2011r. (Dz. U. 2011 nr 263, poz. 1972)</li> <li>..... z dnia 11.11.2011r. (Dz. U. 2011 nr 263, poz. 1972)</li> <li>..... z dnia 11.11.2011r. (Dz. U. 2011 nr 263, poz. 1972)</li> <li>..... z dnia 11.11.2011r. (Dz. U. 2011 nr 263, poz. 1972)</li> <li>..... z dnia 11.11.2011r. (Dz. U. 2011 nr 263, poz. 1972)</li> <li>..... z dnia 11.11.2011r. (Dz. U. 2011 nr 263, poz. 1972)</li> <li>..... z dnia 11.11.2011r. (Dz. U. 2011 nr 263, poz. 1972)</li> <li>..... z dnia 11.11.2011r. (Dz. U. 2011 nr 263, poz. 1972)</li> </ol>	<p>Kierownik, jednostki wykonawstwa geodezyjnego</p> <p>..... Leszek Grych</p> <p>..... 19.05.2015r.</p>

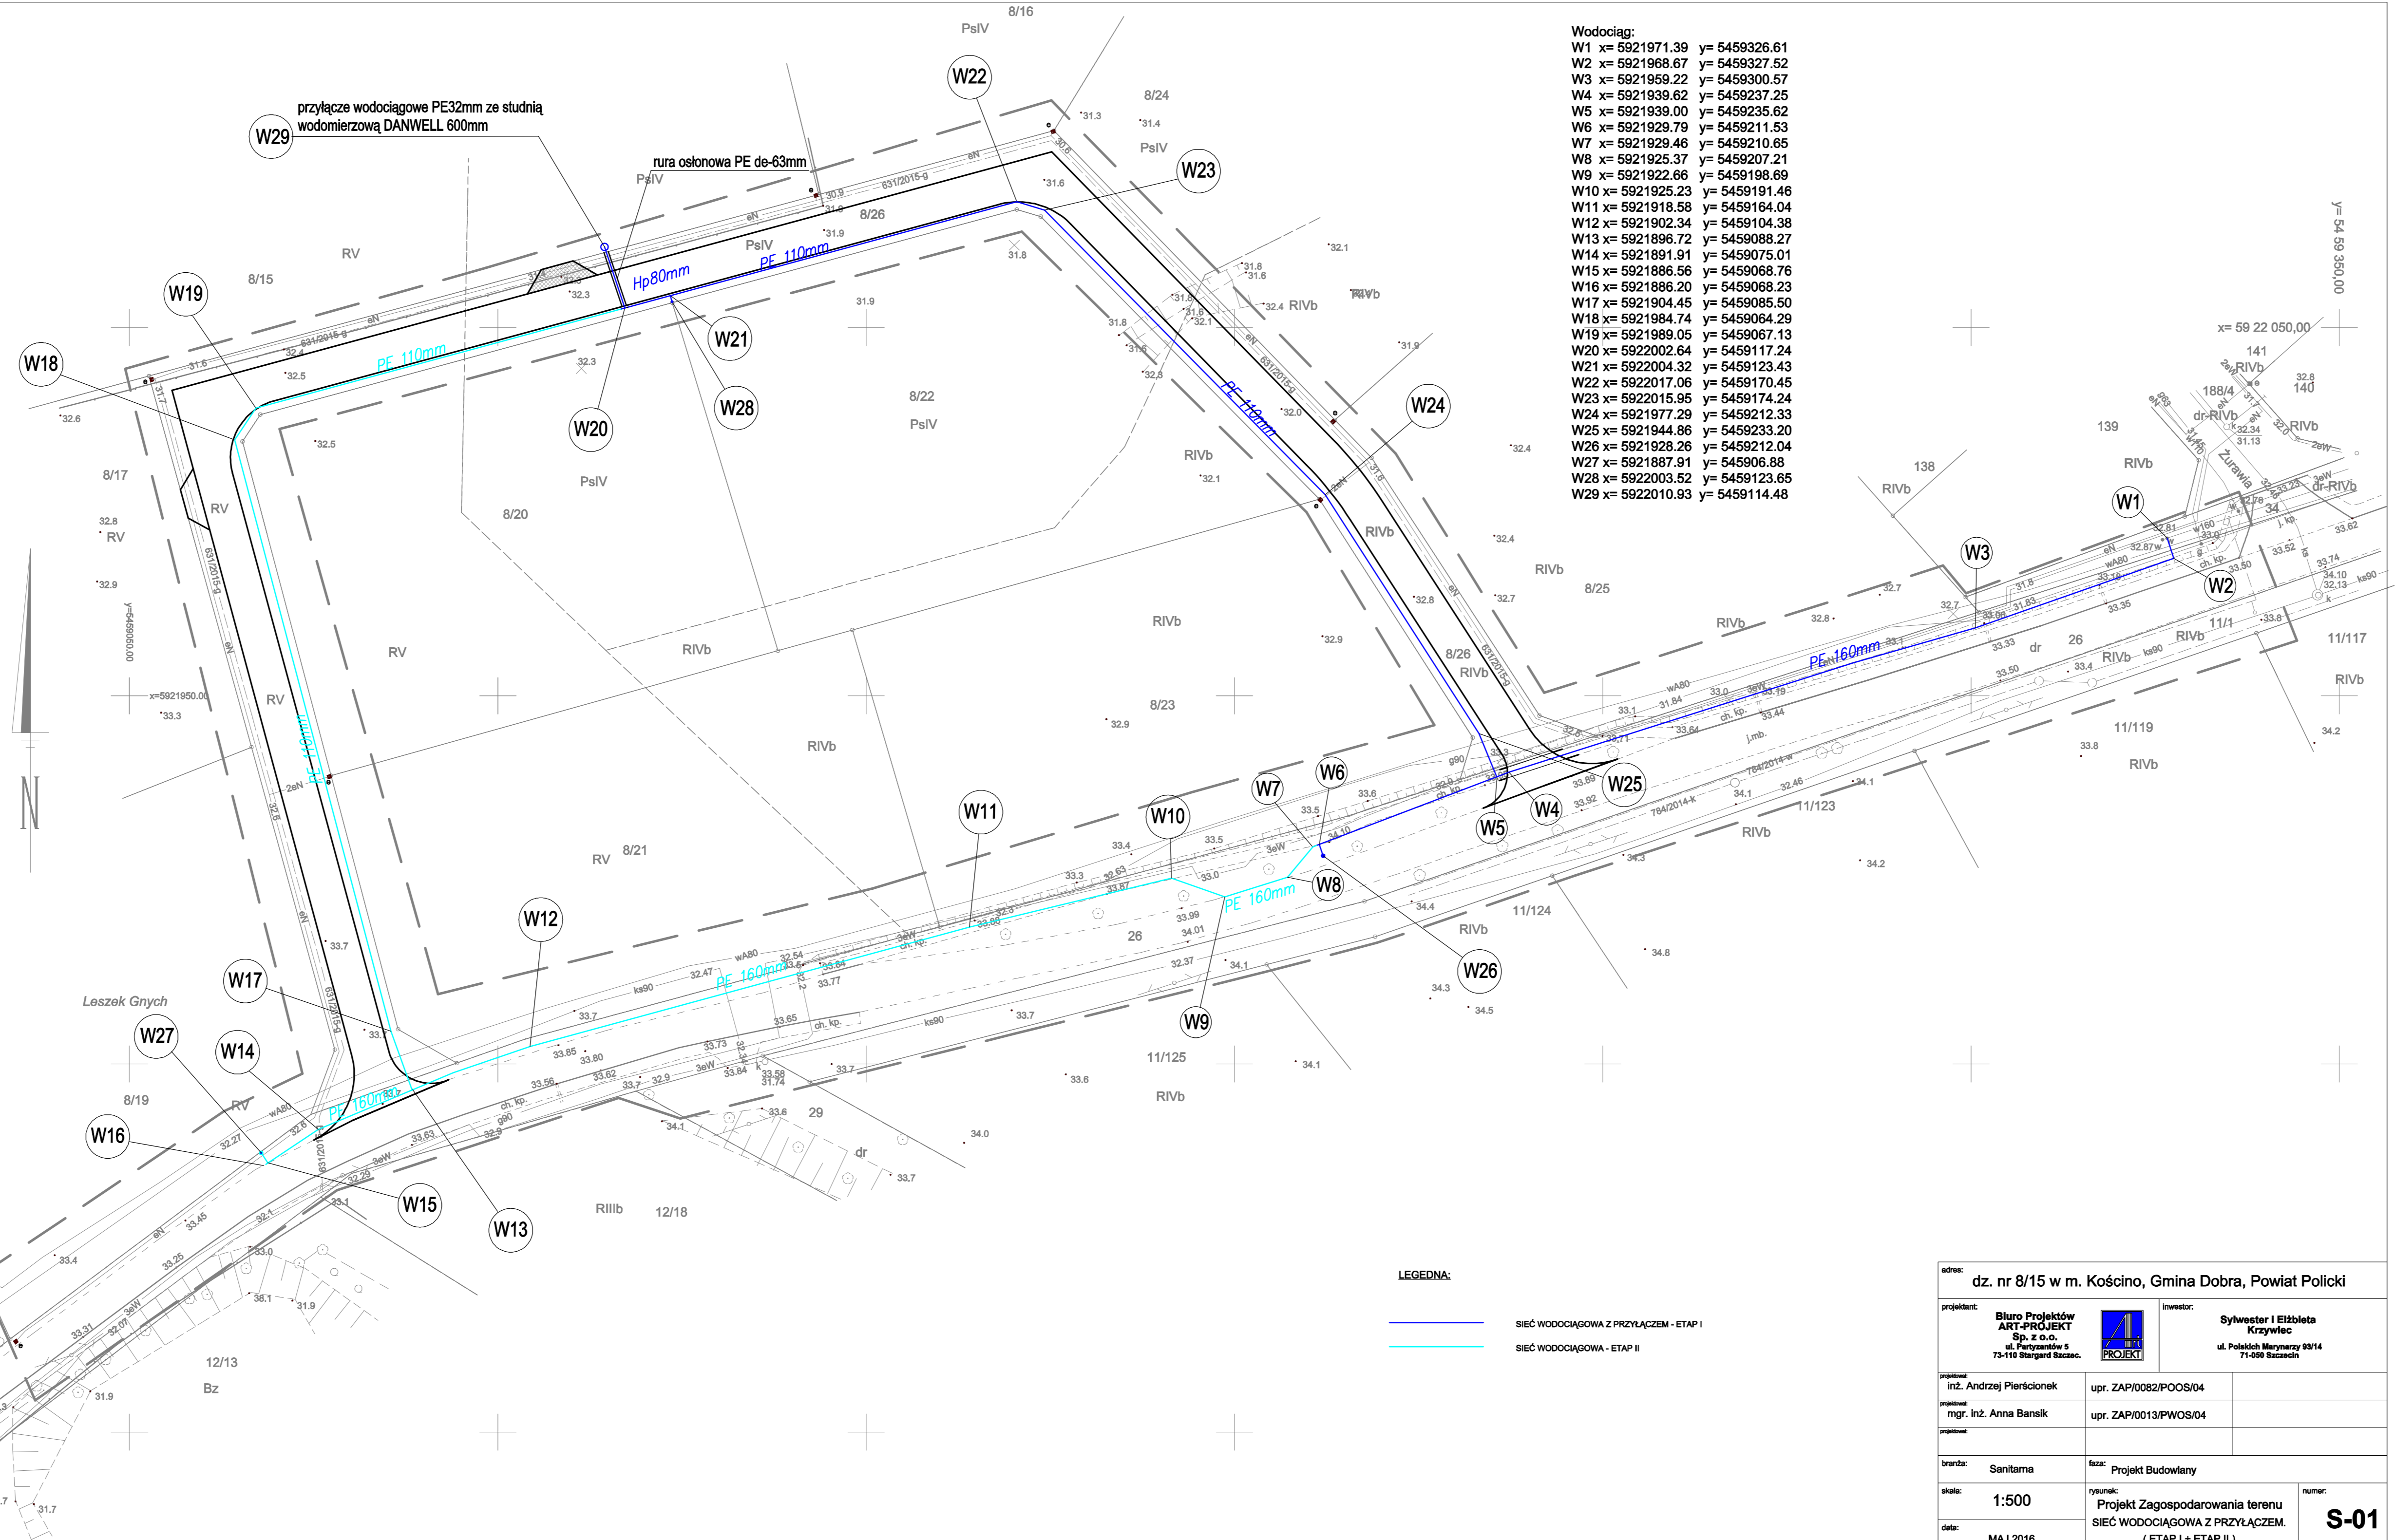

**Wodociąg:**

W1	x= 5921971.39	y= 5459326.61
W2	x= 5921968.07	y= 5459327.52
W3	x= 5921959.22	y= 5459300.57
W4	x= 5921939.62	y= 5459237.25
W5	x= 5921939.00	y= 5459236.62
W6	x= 5921920.70	y= 5459211.53
W7	x= 5921929.46	y= 5459210.65
W8	x= 5921925.37	y= 5459207.21
W9	x= 5921922.66	y= 5459198.69
W10	x= 5921925.23	y= 5459191.46
W11	x= 5921918.58	y= 5459184.04
W12	x= 5921902.34	y= 5459104.98
W13	x= 5921896.72	y= 5459088.27
W14	x= 5921891.91	y= 5459075.01
W15	x= 5921886.56	y= 5459069.76
W16	x= 5921886.20	y= 5459068.23
W17	x= 5921904.45	y= 5459085.50
W18	x= 5921984.74	y= 5459054.29
W19	x= 5921989.05	y= 5459067.13
W20	x= 5922002.64	y= 5459117.24
W21	x= 5922004.32	y= 5459123.43
W22	x= 5922017.06	y= 5459170.45
W23	x= 5922015.95	y= 5459174.24
W24	x= 5921977.29	y= 5459212.33
W25	x= 5921944.86	y= 5459233.20
W26	x= 5921928.26	y= 5459212.04
W27	x= 5921887.91	y= 5459069.38
W28	x= 5922003.52	y= 5459123.65
W29	x= 5922010.93	y= 5459114.48

W dniu 16.05.2016r. uzupełniono o pomiar wykonany w robocie GK.6640.1727.2015 oraz o Inwentaryzacyjną pomiar, kabla w wykonaniu w robocie GK.6640.1224.2015 (zrealizowane projekty 230/2015-e, 470/2015-e) uzupełniono także o projekt GK.6630.631.2015 proj. g

dz. nr 8/15 w m. Kościno, Gmina Dobra, Powiat Policki		autor: .....	
projektant: Biuro Projektów ART-PROJEKT Sp. z o.o. ul. Piłsudskiego 1 71-10 Szaraniec Kołczno		inwestor: Sylwester I Ebbelta Krynkiel ul. Polna 80/81 71-00 Szczecin	
int. mgr. inż. Andrzej Pierścielnik	upr. ZAP0062POOS/04	mgr. inż. Anna Banik	upr. ZAP0013PWOS/04
tytuł: Sanitarna	rodzaj: Projekt Budowlany	skala: 1:500	data: MAJ 2016
nazwa: Projekt Zagospodarowania terenu SEĆ WODOCiąGOWA Z PRZYŁĄCZEM (ETAP I + ETAP II)		numer: S-01	