


12.15.00.00.00.00  
 01.01.01.01.01.01  
 mgr inż. Sławomir Kuswik  
 ul. Ametystowa 13, Bezzrzeczce  
 66-800 Bezzrzeczce

|  |  |   |  |
|--|--|---|--|
| <b>OBIEKT:</b> Bezzrzeczce<br>ul. Perłowa  |  | GEODEZJA i KARTOGRAFIA<br>"GEODETA"<br>ul. Ametystowa 13 BEZZRZECZCE<br>71-234 Szczecin<br>tel. 091 43-90-847<br>kom. 0601-702-297<br>fax. 091 43-95-364  |  |
| <b>działka:</b> 66/80<br><b>obręb:</b> Bezzrzeczce   |  | Kierownik robót<br>GEODETA<br>mgr inż. Sławomir Kuswik<br>upr. zw. 11251  |  |
| <b>SKALA:</b> 1:500  |  | Wykonano metodą:<br>Skanowanie, kalibracja i wektoryzacja mapy zasadniczej<br>Wzornik niniejszy sporządzono przy wykorzystaniu:<br>1. Mapy zasadniczej w skali 1:500 arkusze nr: arkusz 341.131.083 i 0834<br>2. Pomiarów elementów dodatkowych:<br>3. Opracowanych geodezyjnie elementów zagospodarowania przestrzennego (linie regulacyjne, osie ulic itp.) |  |
| Uzbrojenie podziemne opracowano na podstawie:<br>1. danych brązowych – z filaru B<br>2. pośredniego ustalenia przebiegu apertury elektromagnetycznej – z filaru A<br>3. bezpośrednich pomiarów powykonawczych – bez filary i w związku z tym w części 1 i 2 nie gwarantuje się kompletności, o dokładności poleżania uzbrojenia jest niższa od dokładności kartometrycznej mapy. |  | No niniejszym wzorniku wykazano następujące projekty obiektów budowlanych w tym uzbrojenia podziemnego:<br>ZUOP brak  |  |
| <b>Informacje dodatkowe</b><br>1. nie wykuczo się istnienia w terenie również uzbrojenia, o którym brak było informacji brązowych i nie zostały odnotowane w terenie w czasie inwentaryzacji geodezyjnej;<br>2. .... zakres pomiaru<br>3. W zakresie pomiaru znajdują się następujące punkty geodezyjnej podlegające ochronie:<br><input type="radio"/> brak                     |  |   |  |
| Kierownik jednostki wykonawstwa geodezyjnego<br>GEODETA<br>mgr inż. Sławomir Kuswik<br>upr. zw. 11251  |  | Wpisano do rejestru wzorników:<br>2006-11-24<br>mgr inż. Tadeusz Kuczyński  |  |
| Aktualność wzornika na dzień: 2006-11-19   |  |   |  |

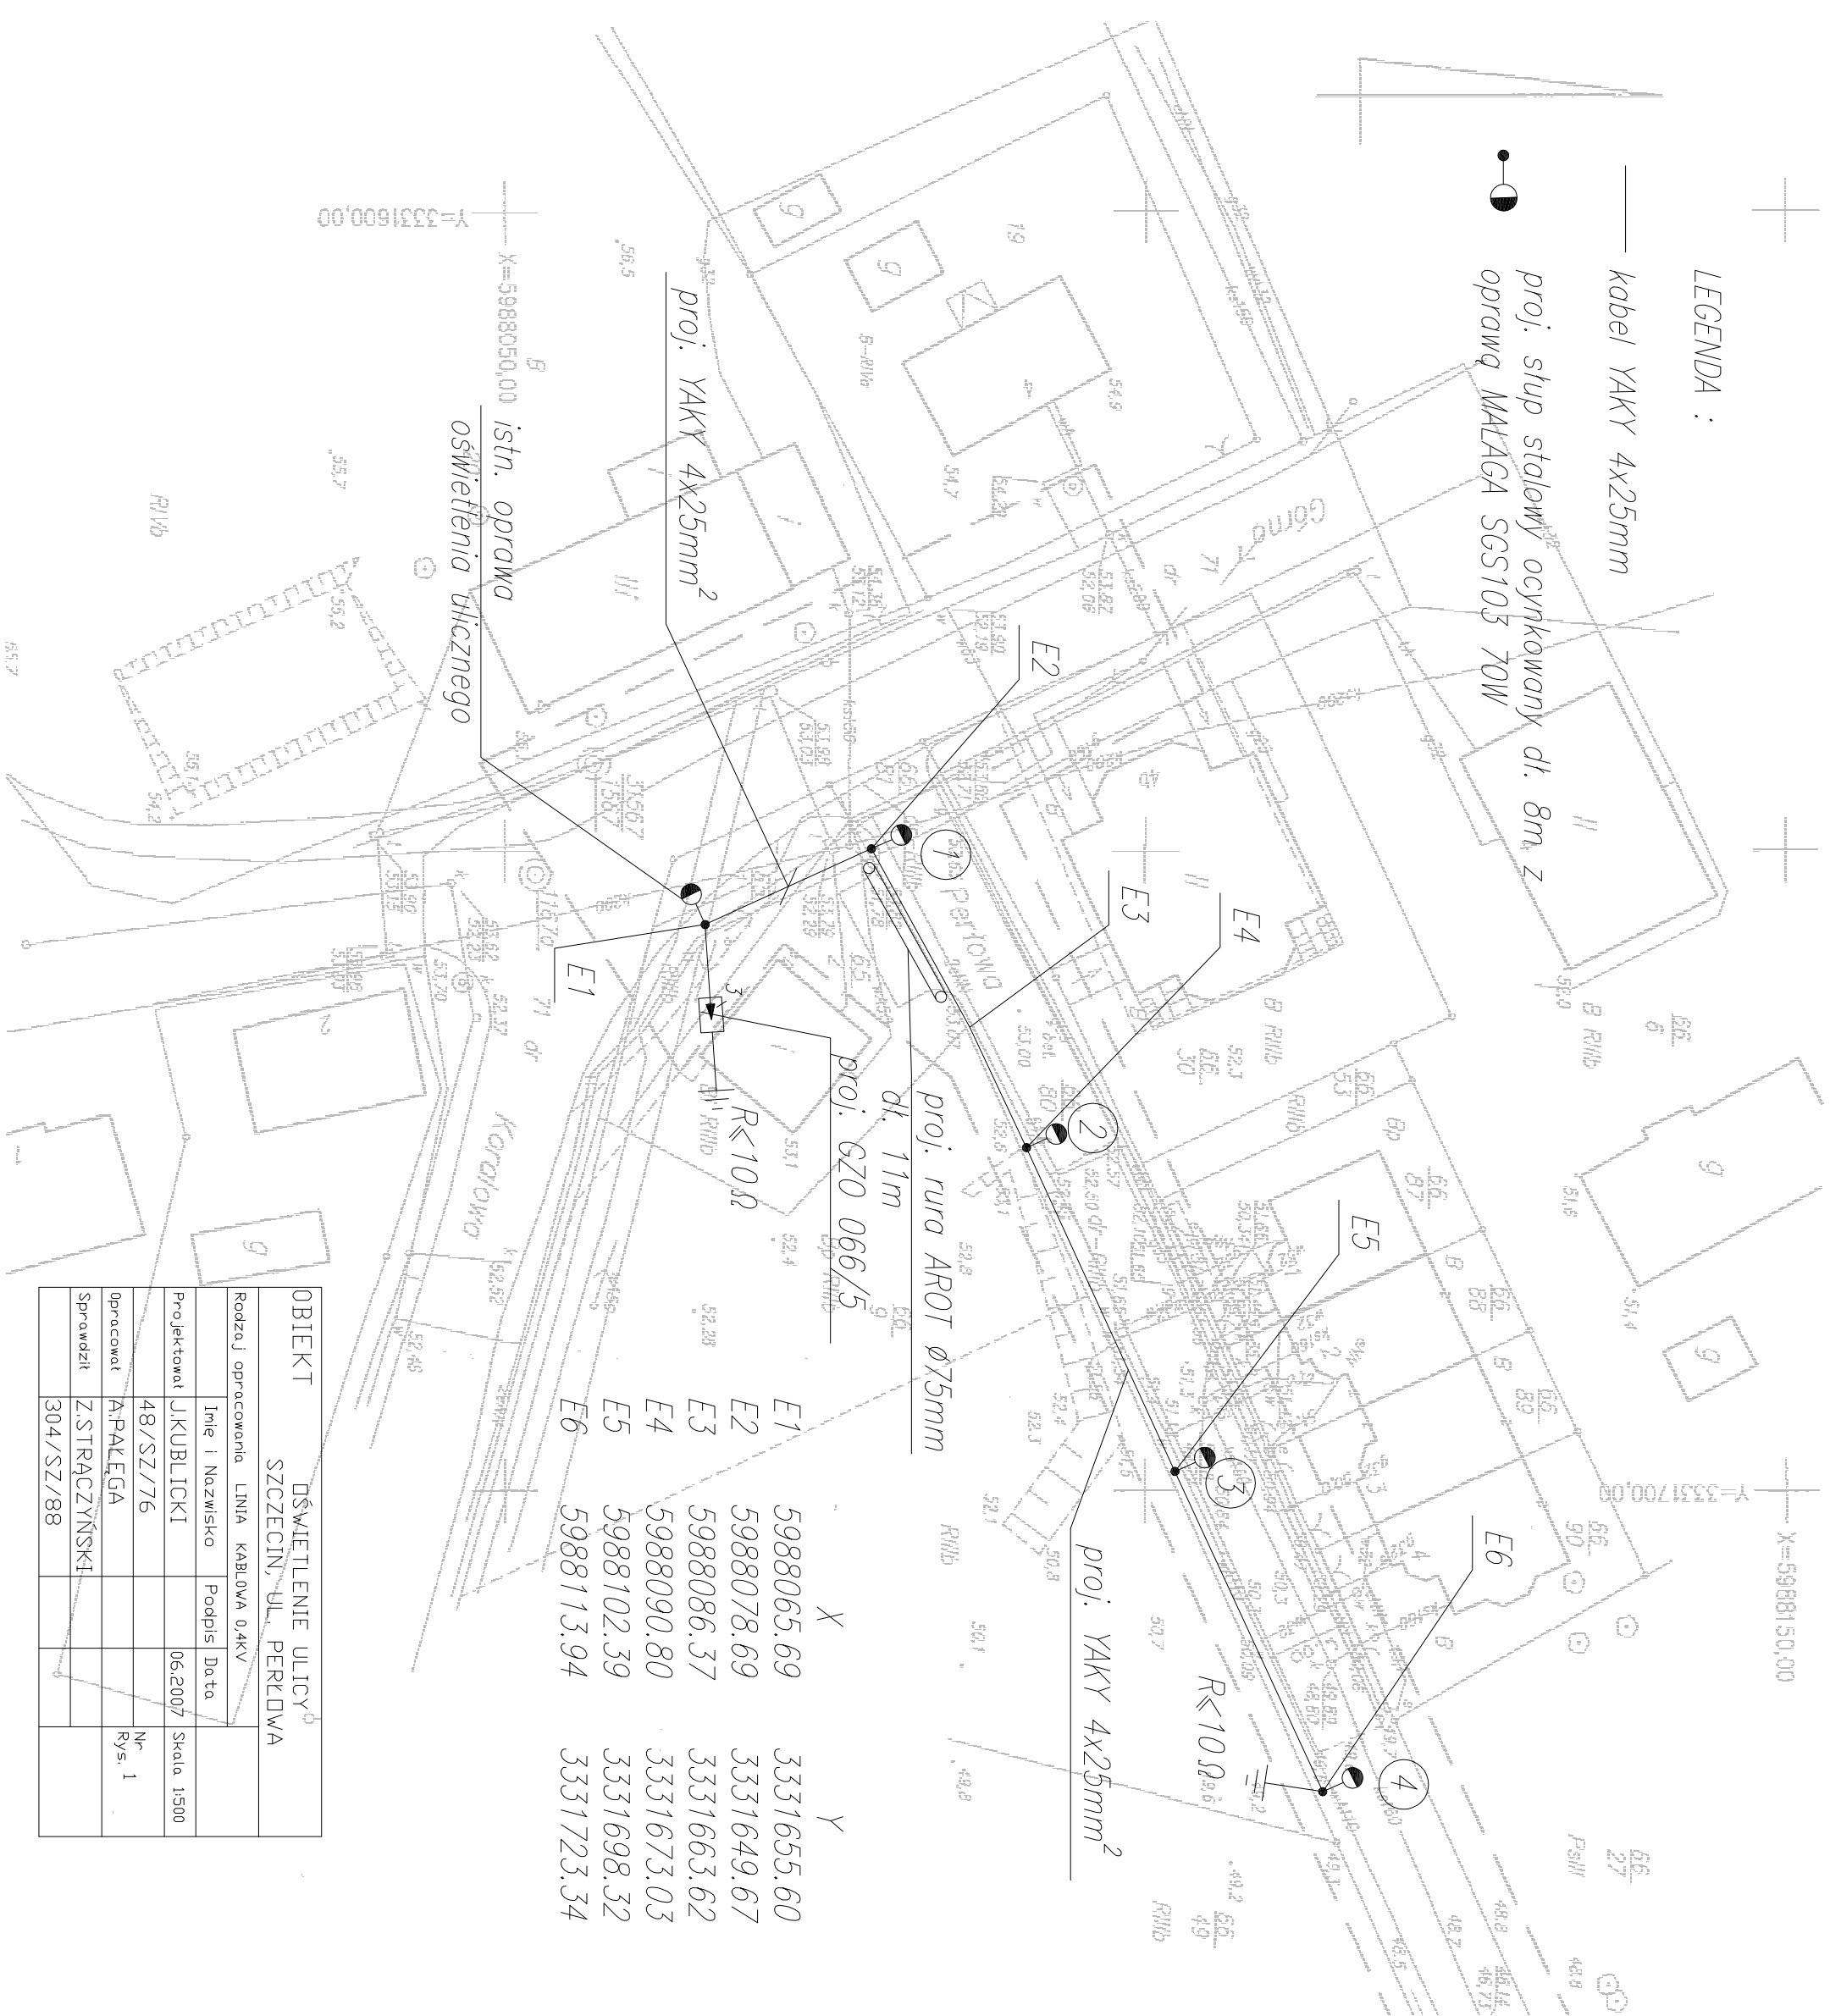

|                       |                  |                   |             |
|-----------------------|------------------|-------------------|-------------|
| OBIEKT                |                  | DŚWIETLENIE ULICY |             |
| SZCZECIN, UL. PERŁOWA |                  |                   |             |
| Rodzaj opracowania    | Linia i Nazwisko | Podpis            | Data        |
| Projektor             | JKUBLIŃSKI       |                   | 06.2007     |
| Opracował             | A.PALEGA         |                   |             |
| Sprawił               | Z.STRACZYŃSKI    |                   |             |
|                       | 304/SZ/88        |                   |             |
|                       |                  |                   | Nr rys. 1   |
|                       |                  |                   | Skala 1:500 |