



GMINA DOBRA - DROGI
WOŁCZKOWO - ul. Przedwiośnia



Fotokart Sp. z o.o.
ul. Cyryla i Metodego 9a
71-541 Szczecin
tel. (091) 45 53 072
fax (091) 43 43 676
www.fotokart.com.pl

SKALA 1:500

KIEROWNIK ROBOTY

inż. Grzegorz Iwaszko
upr. zawodowa nr 18260

Ks.rob.: 259/10

Wykonano metodą: skanowanie, kalibracja rastrów, wektoryzacja, wykreślenie na ploterze.

Wtórnik niniejszy sporządzono przy wykorzystaniu:

KERG: 449/2005

- mapa zasadnicza 1:1000 - sekcje 341.113.224, 233, 341.131.022, 031.
- pomiaru dodatkowych elementów
- opracowanych geodezyjnie elementów: planu zagospodarowania przestrzennego (linie regulacyjne, osie ulic)

Uzbrojenie podziemne opracowano na podstawie:

- danych branżowych - z literą B
- pośredniego ustalenia przebiegu aparatura elektromagnetyczna - z literą A
- bezpośrednich pomiarów powykonawczych - bez litery

W związku z tym w pkt. 1 i 2 nie gwarantuje się kompletności, a dokładność położenia uzbrojenia jest niższa od dokładności kartometrycznej mapy.

Na niniejszym wtórniku wykazano następujące projekty obiektów budowlanych w tym uzbrojenia podziemnego terenu: 38/04 - g, k.

Informacje dodatkowe:

- Nie wyklucza się istnienia w terenie również uzbrojenia, o którym brak było informacji branżowych i nie zostały odnaleziono w terenie w czasie inwentaryzacji geodezyjnej.
- Zakres pomiaru:
- Stwierdza się kartometryczność niniejszego wtórnika.
- Układ współrzędnych - 85
- Poziom odniesienia - Kronsztaadt

W zakresie pomiaru znajdują się następujące punkty osnowy geodezyjnej podlegające ochronie: brak.


Punkty osnowy geodezyjnych podlegają ochronie - art. 15 ust. 1, art. 48 ust. 1 pkt. 3 Prawa Geod. i Kartograf. (Dz. U. z 2000r. nr 100 z późniejszymi zmianami)

WICEPREZES ZARZĄDU
FOTOKART sp. z o.o.


Wpisano do rejestru wtórników:

inż. Grzegorz Iwaszko
upr. zawodowa nr 18260

Aktualność wtórnika
na dzień: 2005-06-07

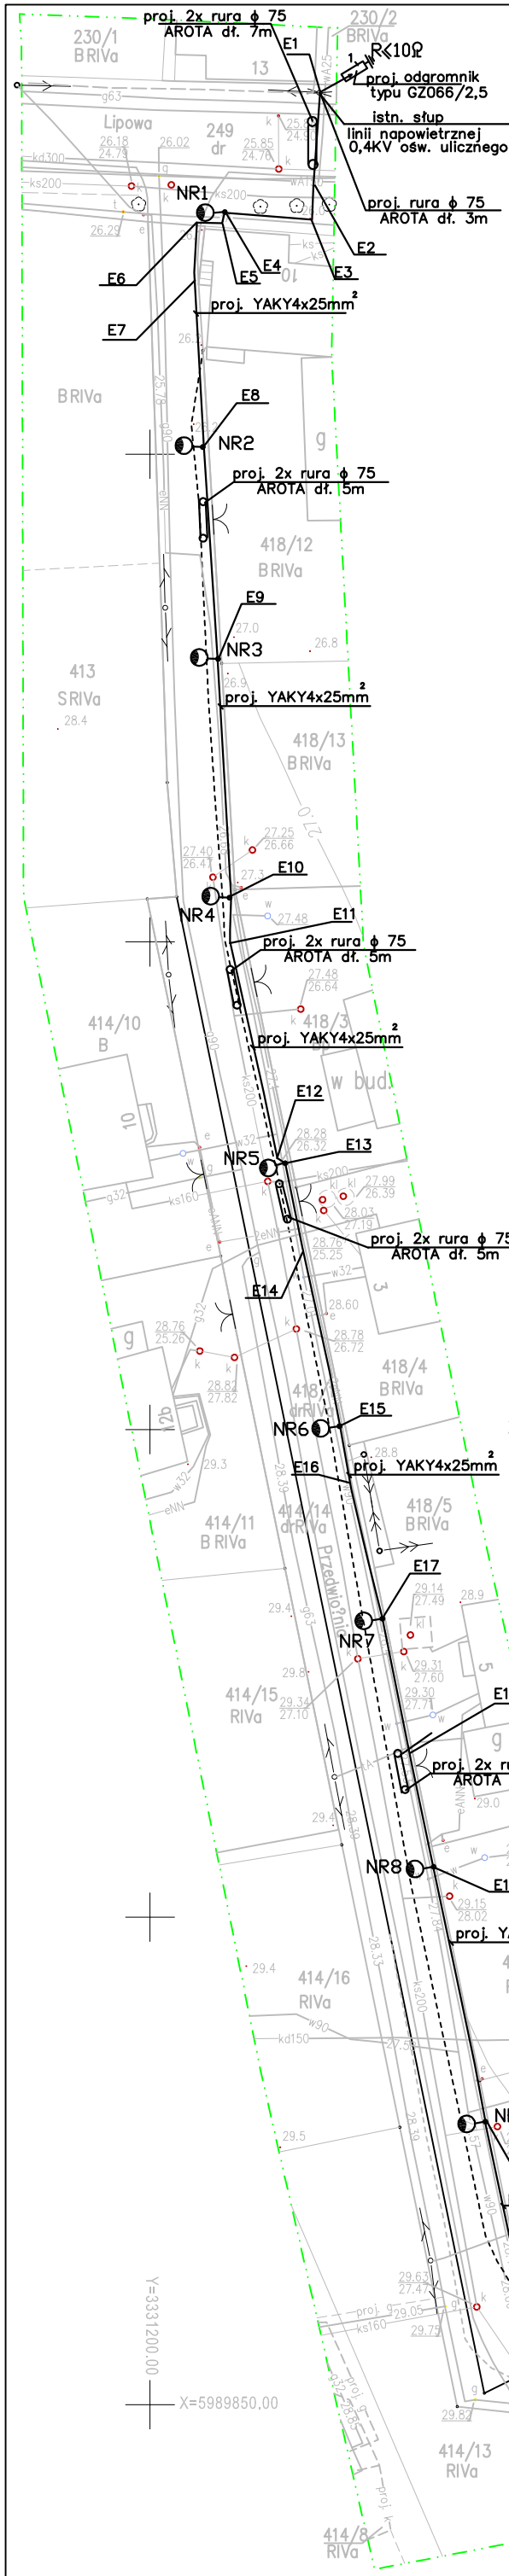


Podział na sekcje i arkusze

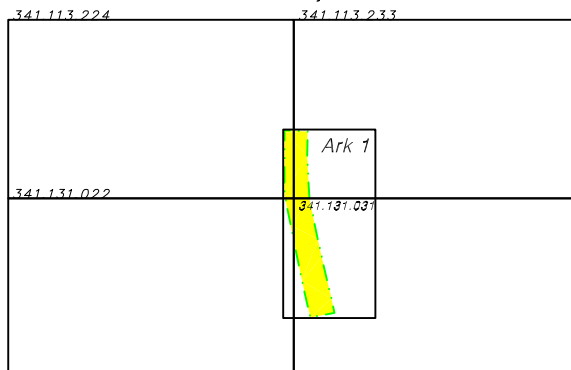

LEGENDA

- proj. stęp stal. ocynk. dł. 8m z oprawką typu WGL-870 z żarówką sodową 70W
- proj. kabel YAKY4x25mm²

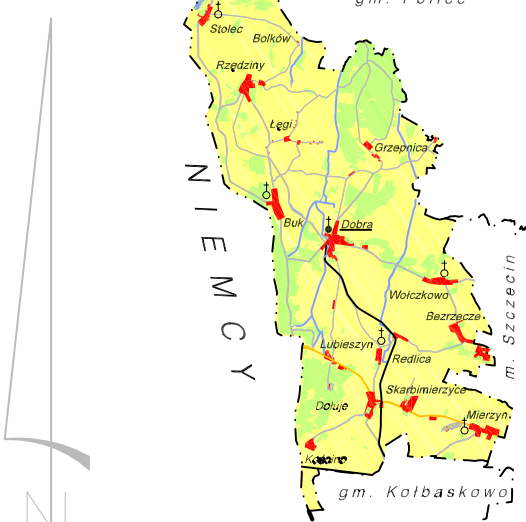

OBIEKT		OŚWIETLENIE ULIC	
WOŁCZKOWO UL. PRZEDWIOŚNIE			
X=5989850.00			
Rodzaj opracowania	Linia kablowa ośw. ulic		
Projektował	Imię i Nazwisko	Podpis	Data
nr upr.	48/SZ/76		07.2006
Opracował	M.KUBLICKI		Skala 1:500
Sprawił	Z.ULIŃSKI		Nr Rys. 1
nr upr.	72/SZ/76		1:300,00